



## Przykładowa aranżacja

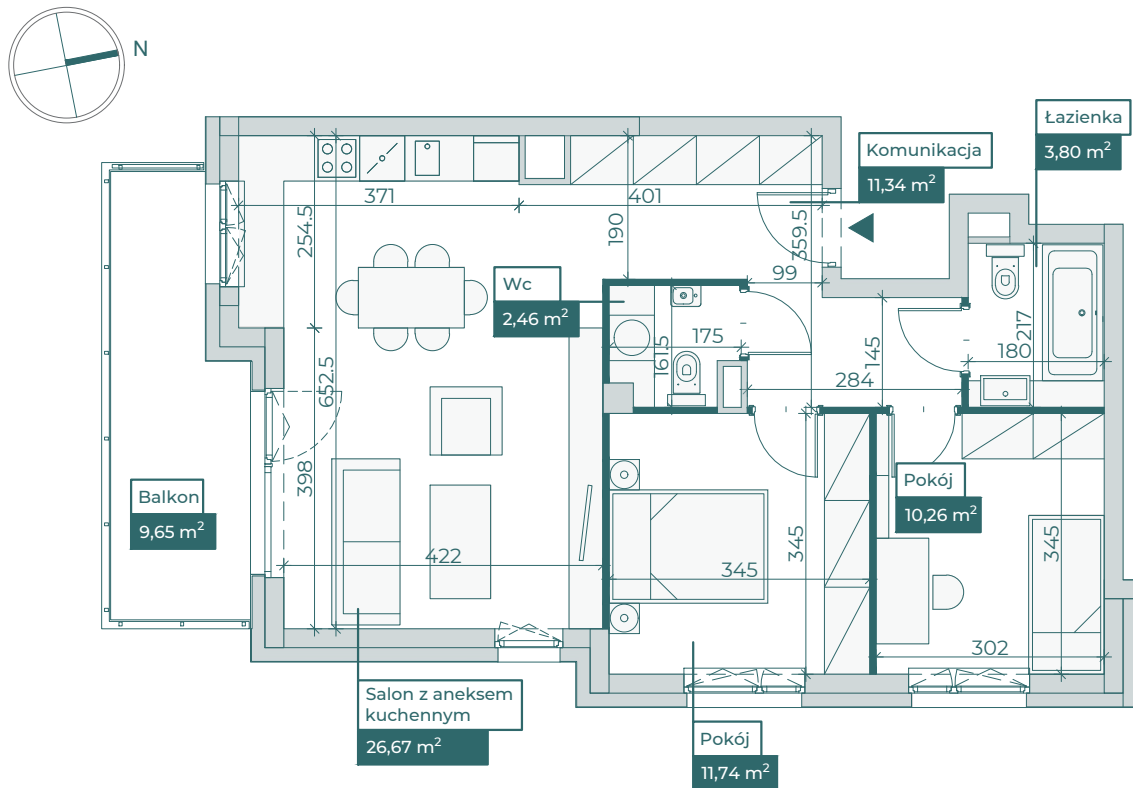


## Sytuacja



## Rzut kondygnacji ze wskazaniem lokalu

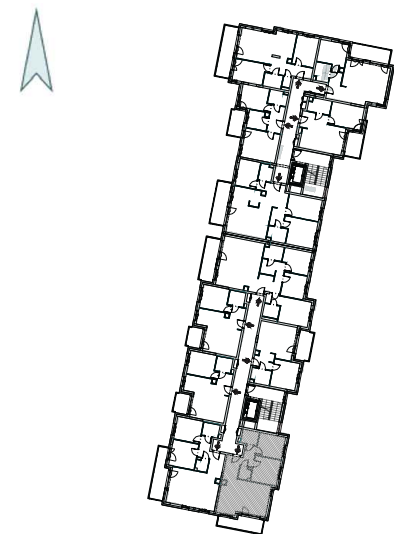

## Przebieg instalacji

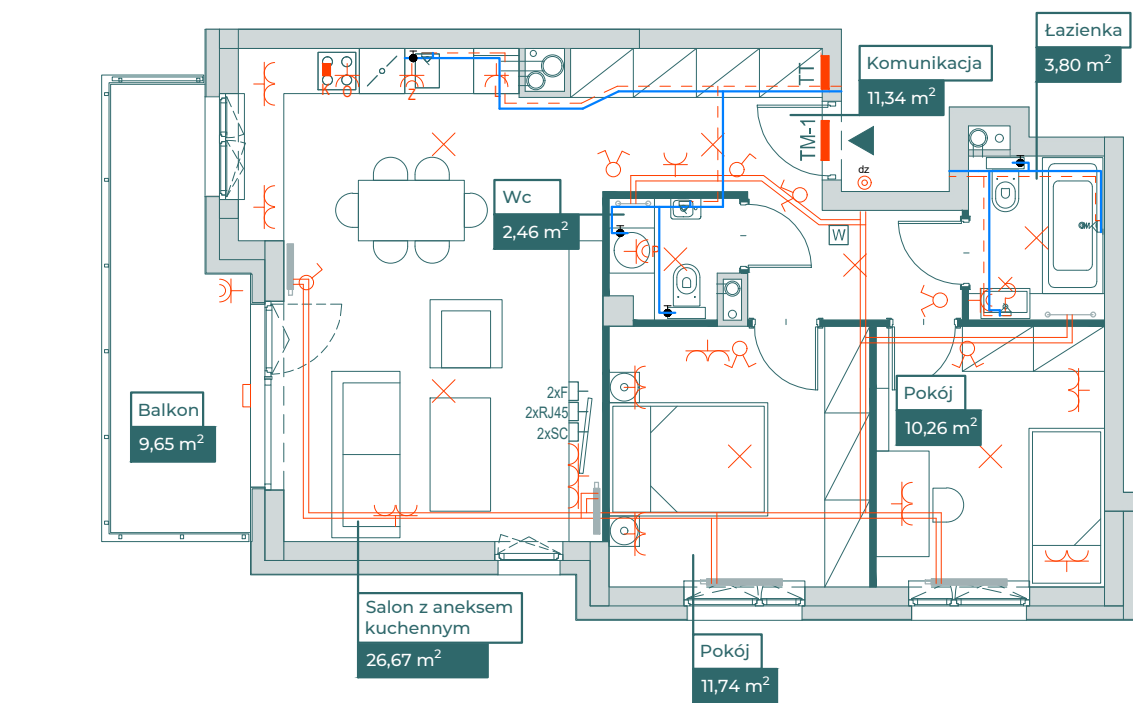

0 5m  
SKALA 1:100

## Legenda

	OBRYŚ BALKONU POWYŻEJ
	CENTRALNE OGRZEWANIE
	CIEPŁA WODA
	ZIMNA WODA
	GNIAZDA TELETECHNICZNE
	INSTALACJE ELEKTRYCZNE
	ROZDZIELNICA ELEKTRYCZNA
	ROZDZIELNICA TELETECHNICZNA
	WIDEODOMOFON

## Dział sprzedaży mieszkań

Budowlana 3 tel +48 89 535 37 50 wew. 1  
10-424 Olsztyn mieszkania@arbet.olsztyn.pl



www.arbet.olsztyn.pl



PROJEKT JEST CHRONIONY PRAWEM AUTORSKIM.

WYKORZYSTYWANIE, KOPIOWANIE I ROZPOWSZECHNIANIE BEZ ZGODY I WIEDZY AUTORA JEST ZABRONIONE.

Zakres prac instalacyjnych wykonywanych przez dewelopera: 1) instalacja elektryczna i teletechniczna - w całości zgodnie z PB, bez montażu urządzeń, 2) instalacja c.o. - w całości zgodnie z PB, 3) instalacje wody ciepłej i zimnej - doprowadzone do łazienki i kuchni bez rozprowadzenia, 4) instalacja kanalizacji sanitarnej - doprowadzona do łazienki i kuchni bez rozprowadzenia. Aranżacja i wyposażenie lokalu są przykładowe i nie stanowią oferty handlowej w rozumieniu kodeksu cywilnego, ani nie mogą stanowić podstawy do dochodzenia jakichkolwiek roszczeń względem sprzedającego. Wymiary podano na podstawie projektu budowlanego. W toku budowy mogą wystąpić różnice w stosunku do projektu, wynikające ze specyfiki prac budowlanych. Powierzchnia użytkowa lokalu została obliczona w oparciu o obowiązujące normy wskazane w Rozporządzeniu właściwego ministra.