



### Przykładowa aranżacja

### Przebieg instalacji

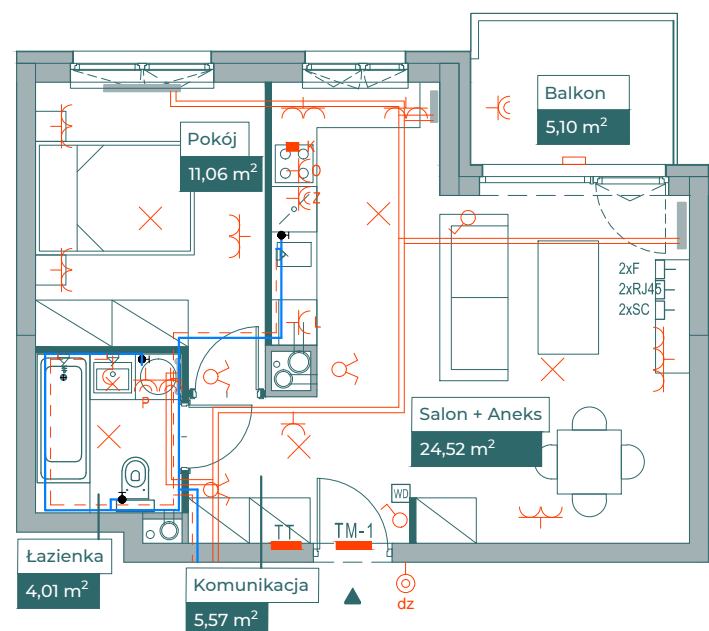



SKALA 1:100

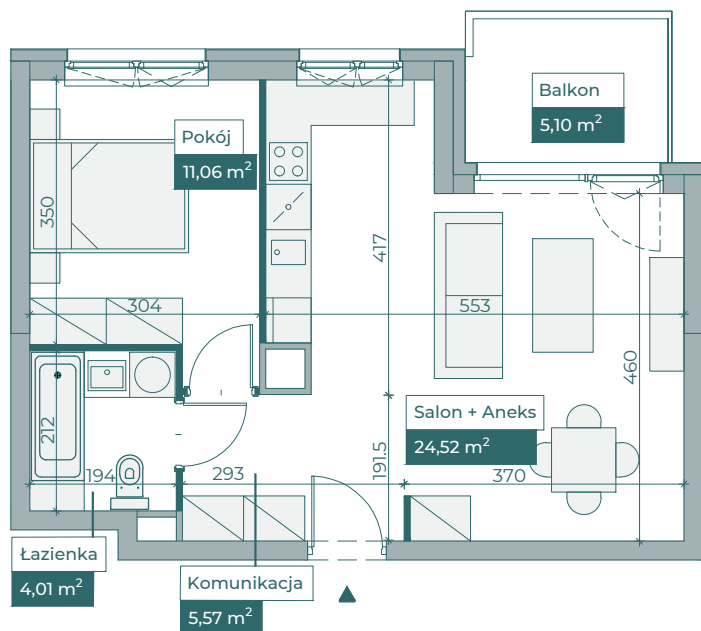

### Sytuacja

### Rzut kondygnacji

### Legenda

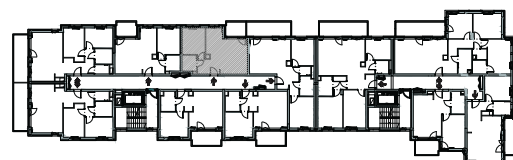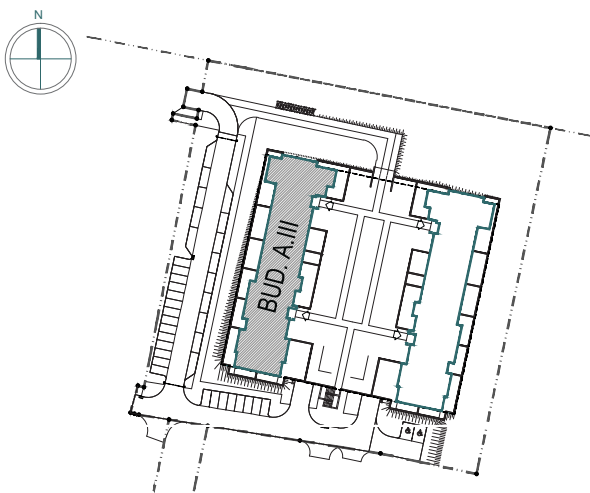

- OBRYS BALKONU POWYŻEJ
- CENTRALNE OGRZEWANIE
- - - CIEPŁA WODA
- ZIMNA WODA
- 2xF 2xRJ45 2xSC GNIAZDA TELETECHNICZNE
- ~\*~\*~\* INSTALACJE ELEKTRYCZNE
- TM1/TM2 ROZDZIELNICA ELEKTRYCZNA
- TT ROZDZIELNICA TECHNICZNA
- WD WIDEODOMOFON