



Przykładowa aranżacja

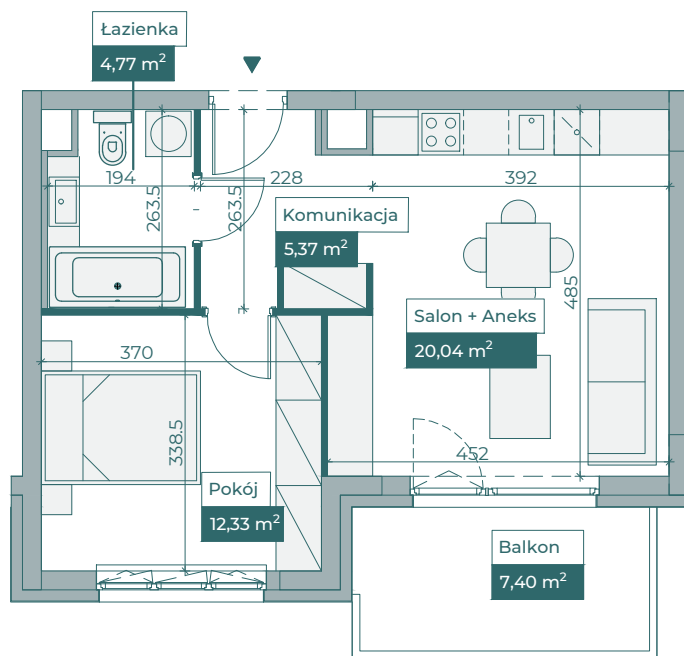

Przebieg instalacji

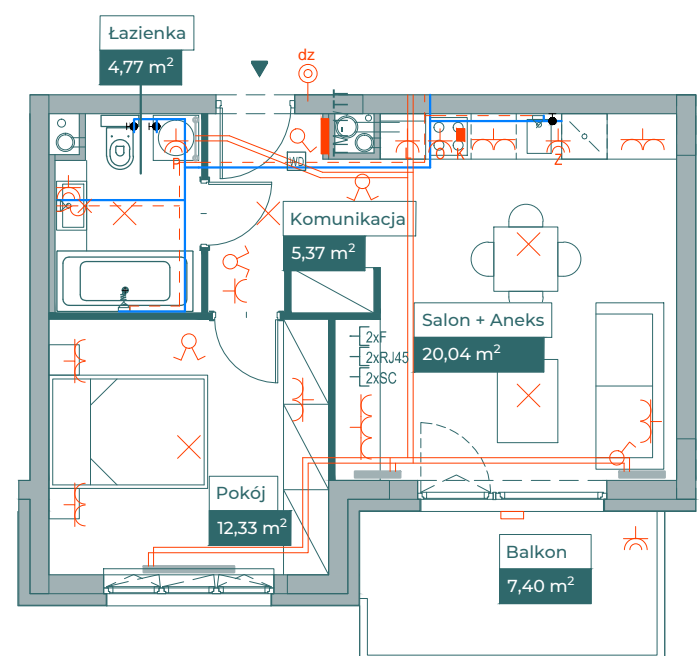


0 5m


SKALA 1:100



Sytuacja

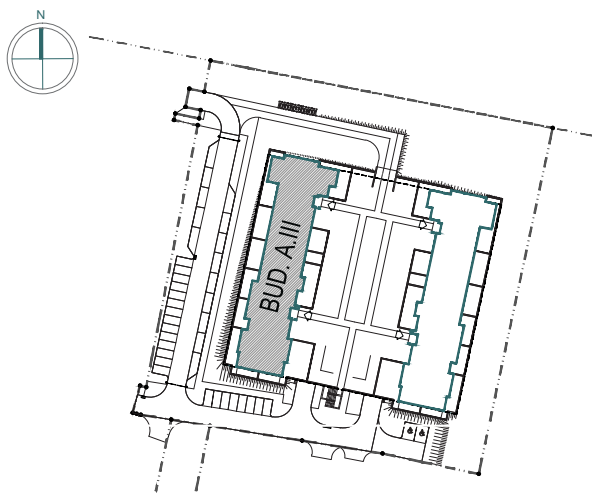

Rzut kondygnacji

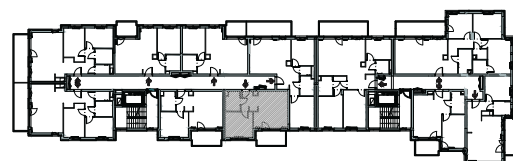

Legenda

- OBRYS BALKONU POWYŻEJ
- CENTRALNE OGRZEWANIE
- - - CIEPŁA WODA
- ZIMNA WODA
- [ZNF] [ZRJ48] [ZASC] GNIAZDA TELETECHNICZNE
- ⌘ INSTALACJE ELEKTRYCZNE
- TM1/TM2 ROZDZIELNICA ELEKTRYCZNA
- TT ROZDZIELNICA TECHNICZNA
- WB WIDEODOMOFON