




## Przykładowa aranżacja

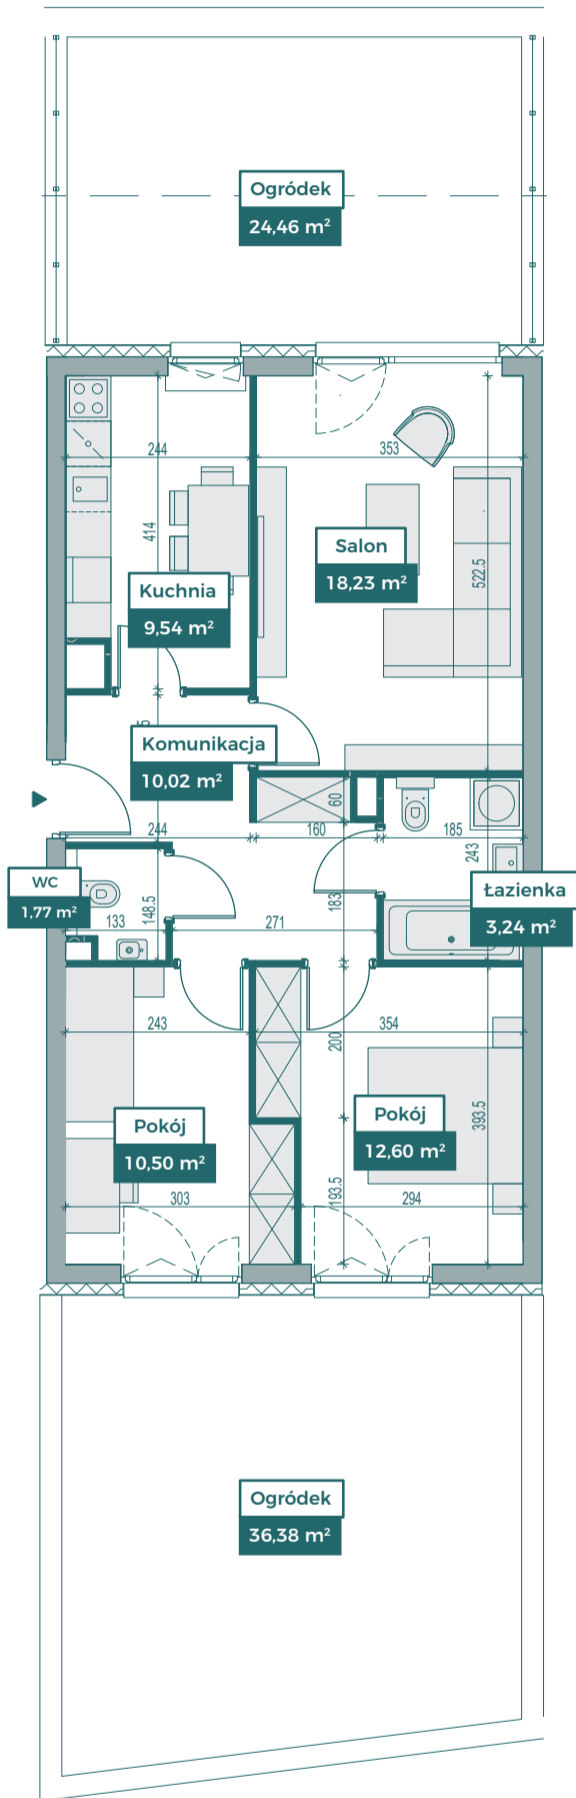


## Przebieg instalacji

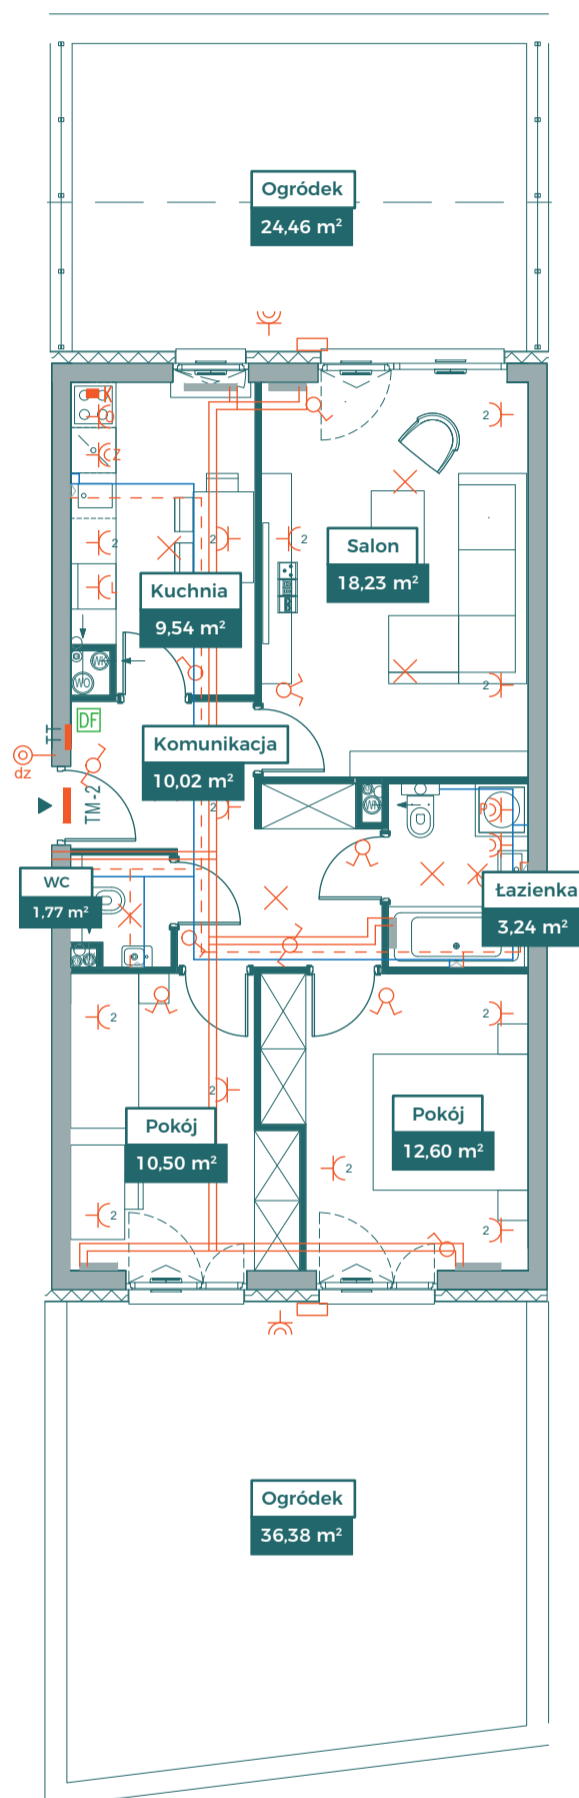

## Sytuacja

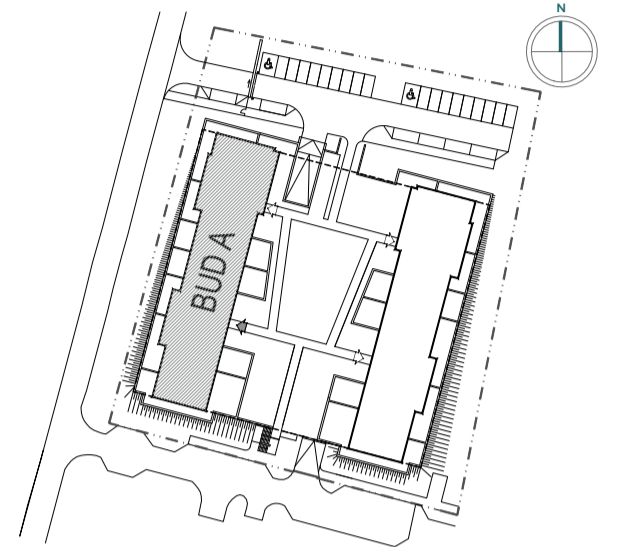

## Rzut kondygnacji

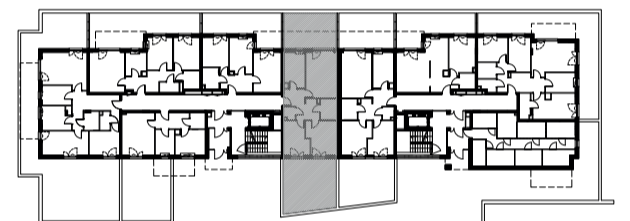

## Legenda

- OBRYS BALKONU POWYŻEJ
- CENTRALNE OGRZEWANIE
- - - CIEPŁA WODA
- ZIMNA WODA
- GNIZADA TELETECHNICZNE
- INSTALACJE ELEKTRYCZNE
- TM1/TM2 ELEKTRYCZNA TABLICA MIESZKANIOWA
- TT TECHNICZNA SKRZYŃKA MULTIMEDIALNA
- DF DOMOFON

0 5m

SKALA 1:100

