
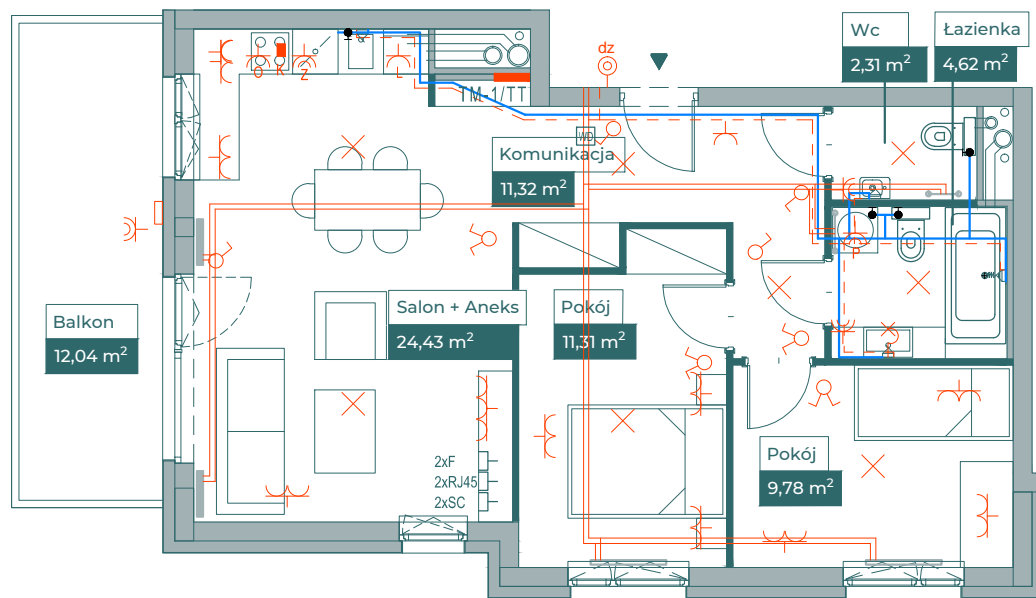


## Przykładowa aranżacja

## Przebieg instalacji

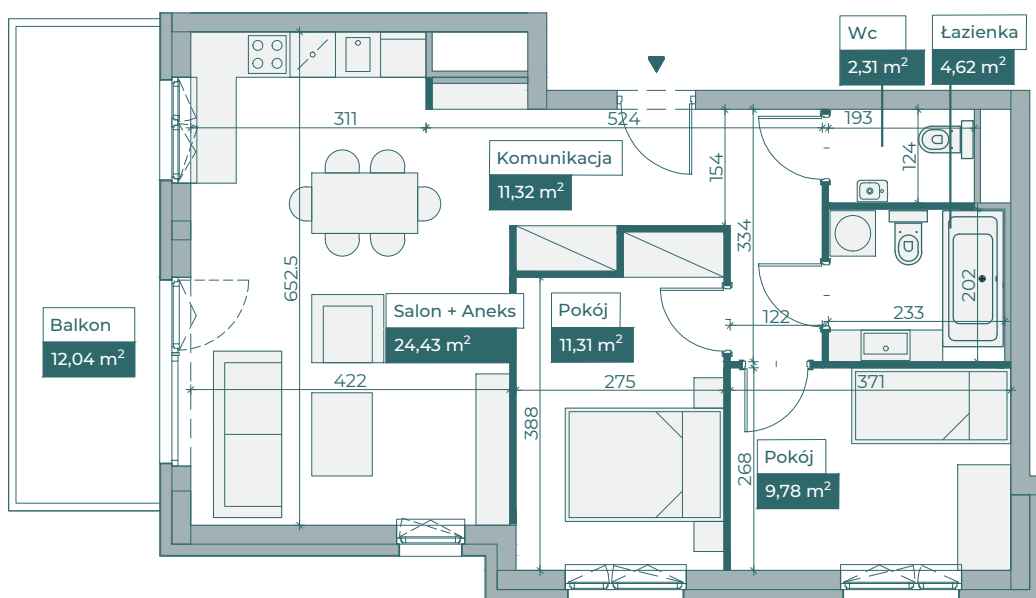

0 5m



SKALA 1:100



## Sytuacja

## Rzut kondygnacji

## Legenda

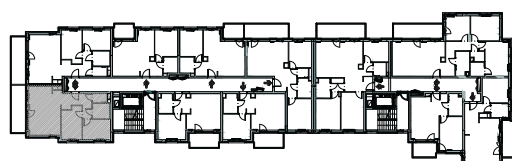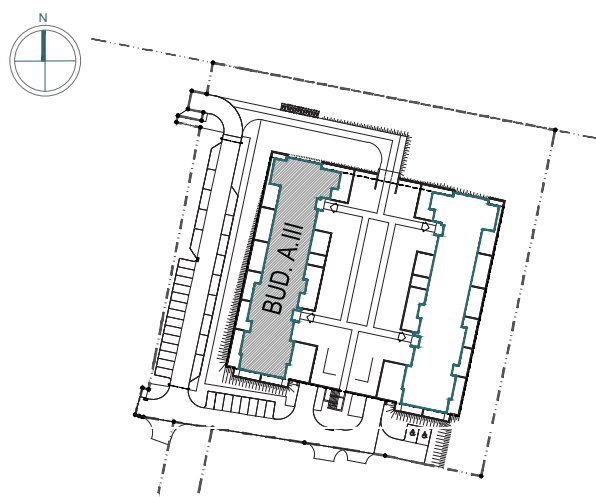

- OBRYS BALKONU POWYŻEJ
- CENTRALNE OGRZEWANIE
- - - CIEPŁA WODA
- ZIMNA WODA
- GNIAZDA TELETECHNICZNE
- INSTALACJE ELEKTRYCZNE
- TM1/TM2 ROZDZIELNICA ELEKTRYCZNA
- TT ROZDZIELNICA TECHNICZNA
- WD WIDEODOMOFON