



## Przykładowa aranżacja

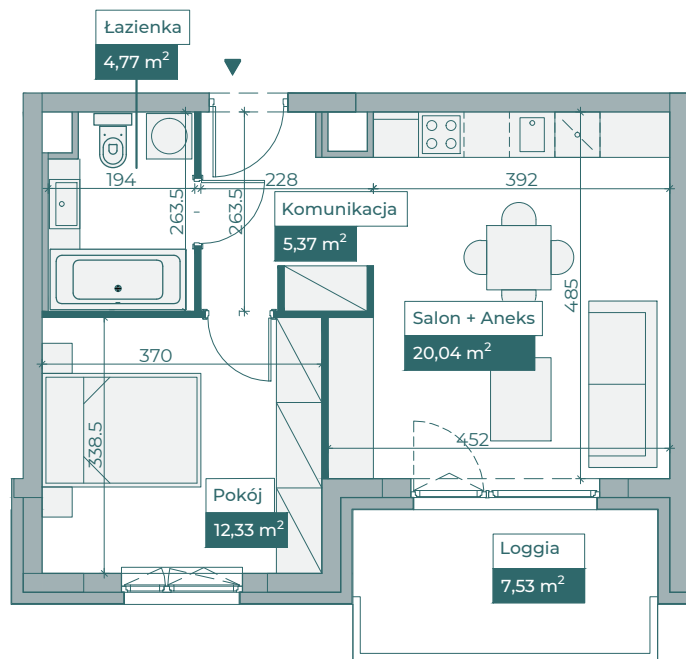

## Przebieg instalacji

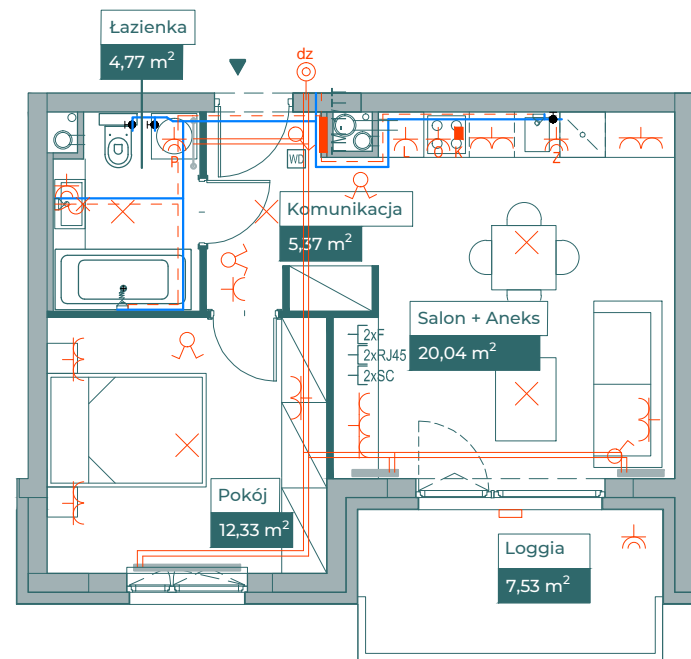


0 5m


SKALA 1:100



## Sytuacja

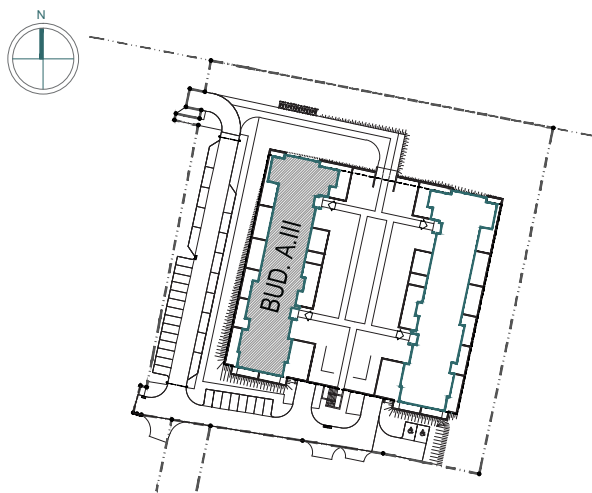

## Rzut kondygnacji

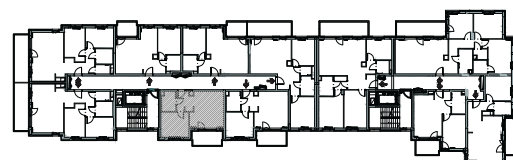

## Legenda

- OBRYS BALKONU POWYŻEJ
- CENTRALNE OGRZEWANIE
- - - CIEPŁA WODA
- ZIMNA WODA
- GNIAZDA TELETECHNICZNE
- INSTALACJE ELEKTRYCZNE
- TM1/TM2 ROZDZIELNICA ELEKTRYCZNA
- TT ROZDZIELNICA TECHNICZNA
- WG WIDEODOMOFON