



Przykładowa aranżacja

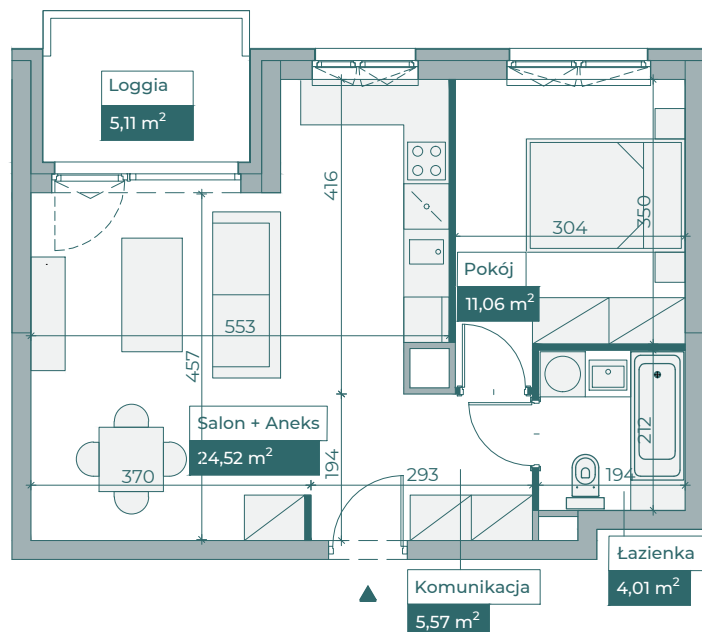


SKALA 1:100


Przebieg instalacji

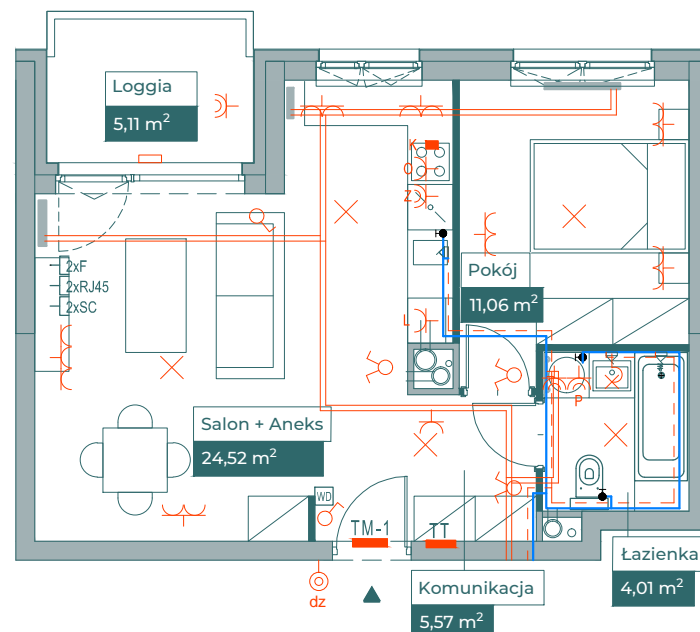

Sytuacja

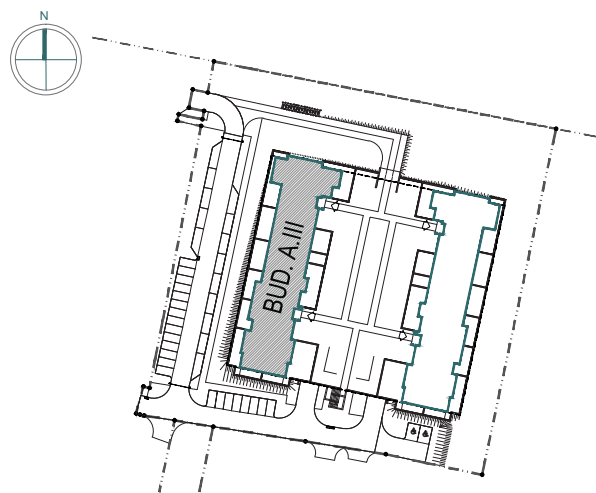

Rzut kondygnacji

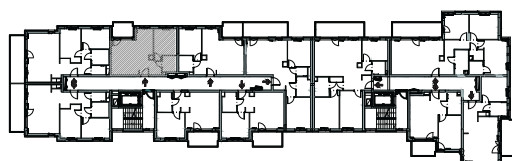

Legenda

---	OBRYS BALKONU POWYŻEJ
—	CENTRALNE OGRZEWANIE
- - -	CIEPŁA WODA
—	ZIMNA WODA
—	GNIAZDA TELETECHNICZNE
⌘	INSTALACJE ELEKTRYCZNE
TM1/TM2	ROZDZIELNICA ELEKTRYCZNA
TT	ROZDZIELNICA TECHNICZNA
WB	WIDEODOMOFON