



Przykładowa aranżacja

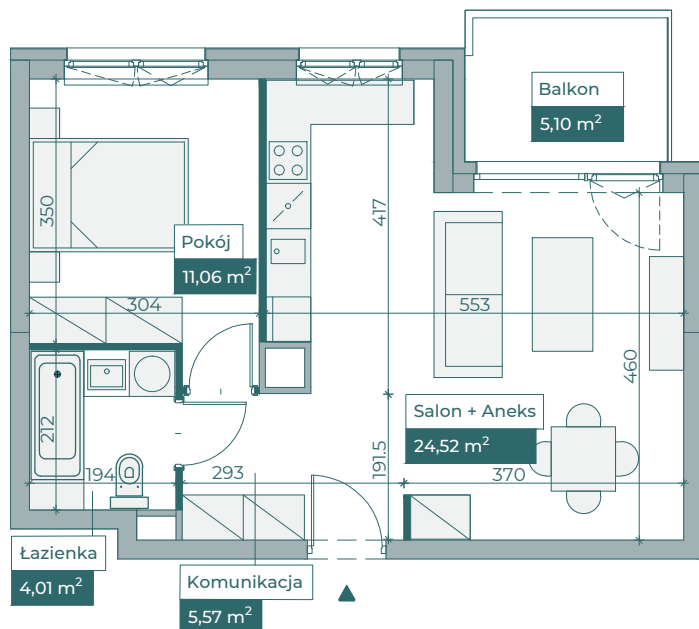

Przebieg instalacji

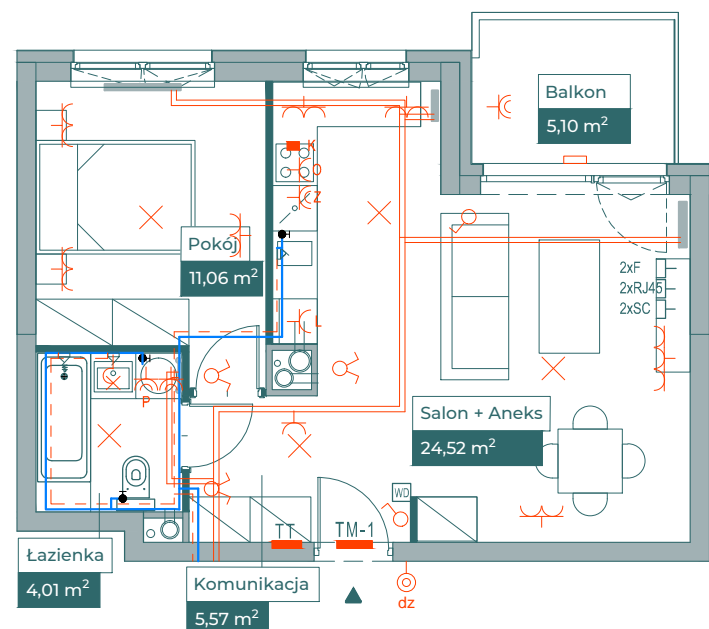


0 5m


SKALA 1:100



Sytuacja

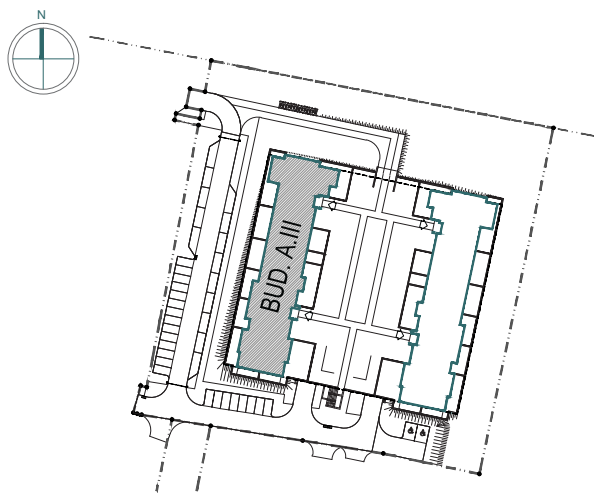

Rzut kondygnacji

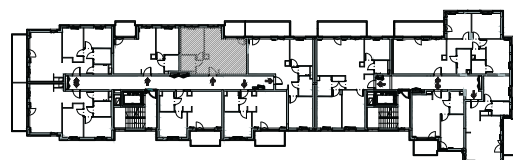

Legenda

- OBRYŚ BALKONU POWYŻEJ
- CENTRALNE OGRZEWANIE
- - - CIEPŁA WODA
- ZIMNA WODA
- 2xF 2xRJ45 2xSC GNIAZDA TELETECHNICZNE
- ⊗ ⊕ INSTALACJE ELEKTRYCZNE
- TM1/TM2 ROZDZIELNICA ELEKTRYCZNA
- TT ROZDZIELNICA TECHNICZNA
- WD WIDEODOMOFON