



## Przykładowa aranżacja

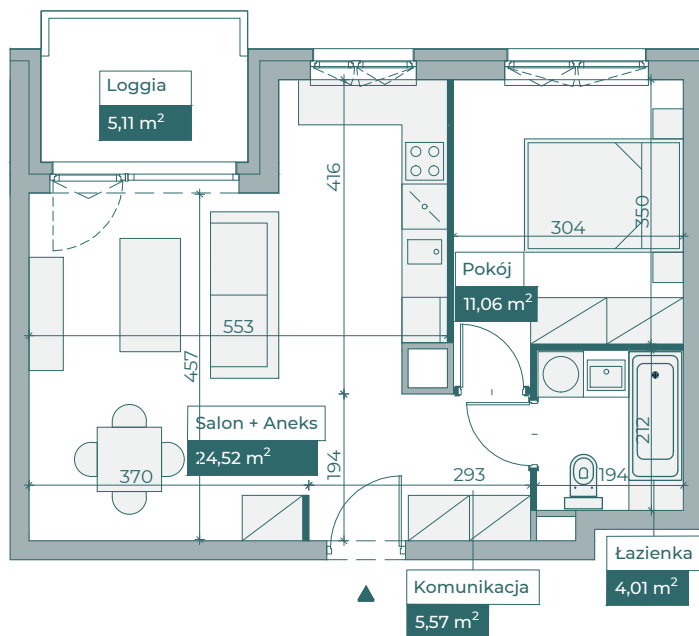

## Przebieg instalacji

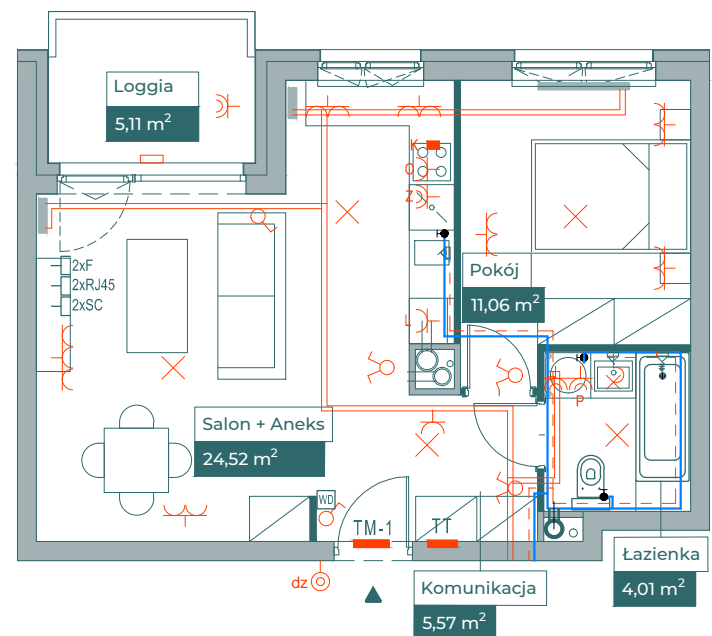


0 5m


SKALA 1:100



## Sytuacja

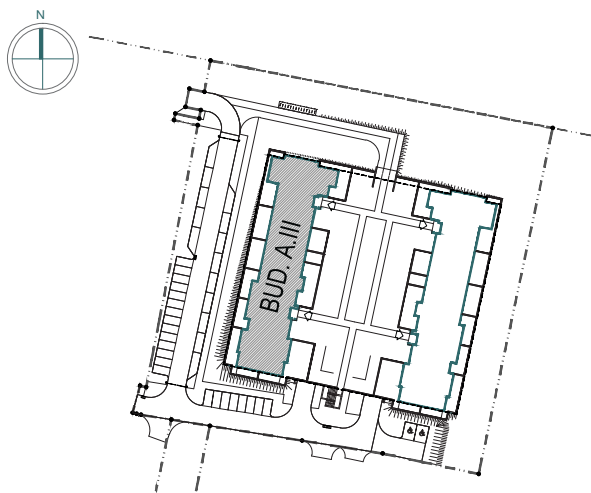

## Rzut kondygnacji

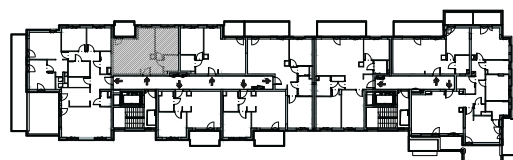

## Legenda

- OBRYS BALKONU POWYŻEJ
- CENTRALNE OGRZEWANIE
- - - CIEPŁA WODA
- ZIMNA WODA
- 2xF, 2xRJ45, 2xSC GNIAZDA TELETECHNICZNE
- ⊗, ⊕, ⊙, ⊚ INSTALACJE ELEKTRYCZNE
- TM1/TM2 ROZDZIELNICA ELEKTRYCZNA
- TT ROZDZIELNICA TECHNICZNA
- WD WIDEODOMOFON