



## Przykładowa aranżacja

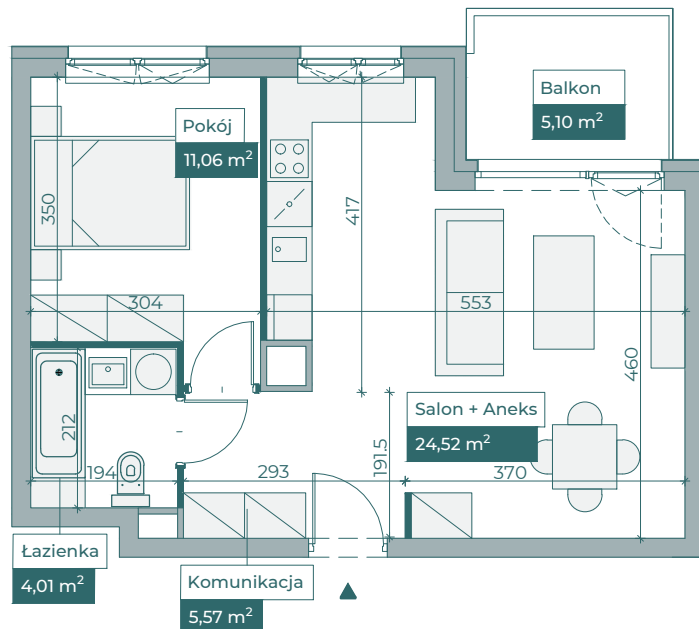


## Przebieg instalacji

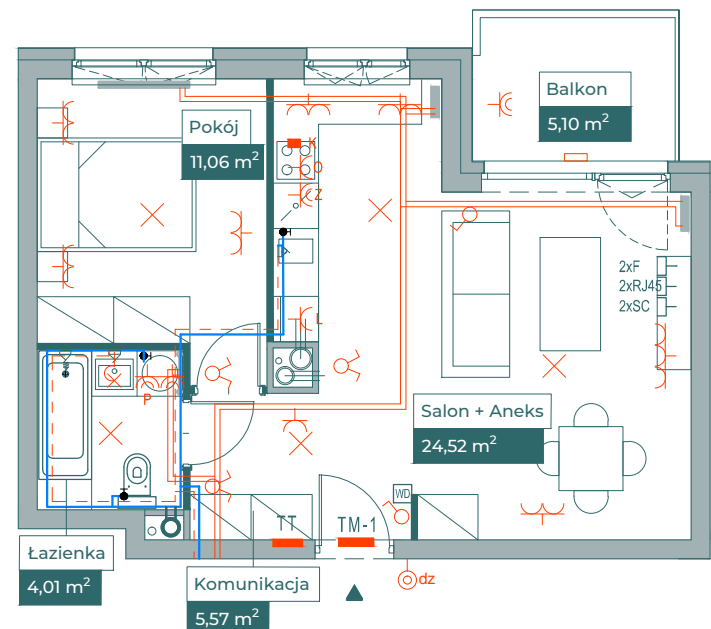


SKALA 1:100



## Sytuacja

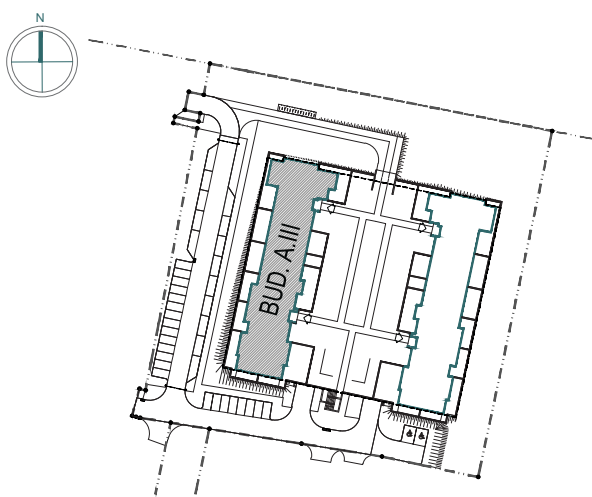

## Rzut kondygnacji

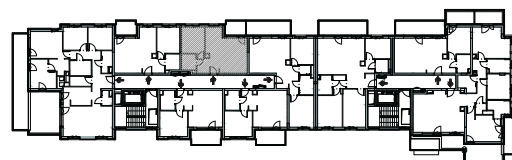

## Legenda

- OBRYS BALKONU POWYŻEJ
- CENTRALNE OGRZEWANIE
- - - CIEPŁA WODA
- ZIMNA WODA
- 2xF, 2xR, 4x5, 2xSC GNIAZDA TELETECHNICZNE
- ⊗ INSTALACJE ELEKTRYCZNE
- TM1/TM2 ROZDZIELNICA ELEKTRYCZNA
- TT ROZDZIELNICA TECHNICZNA
- WD WIDEODOMOFON