



## Przykładowa aranżacja

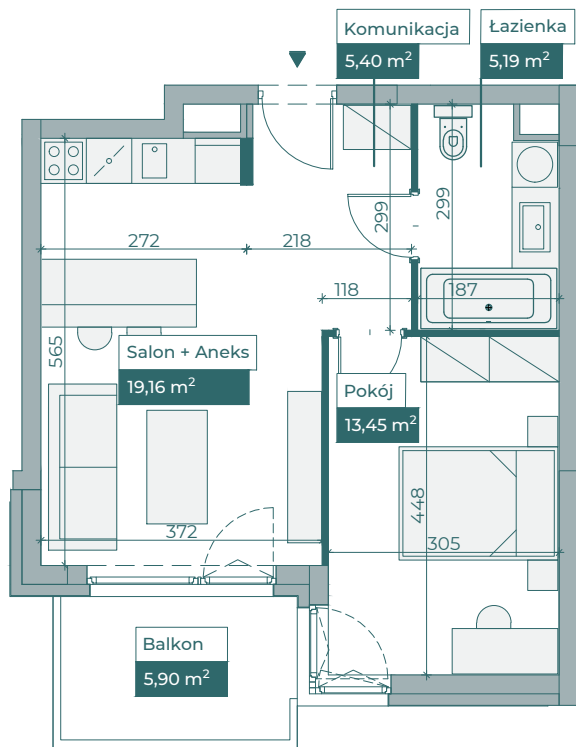


0 5m

SKALA 1:100


## Przebieg instalacji

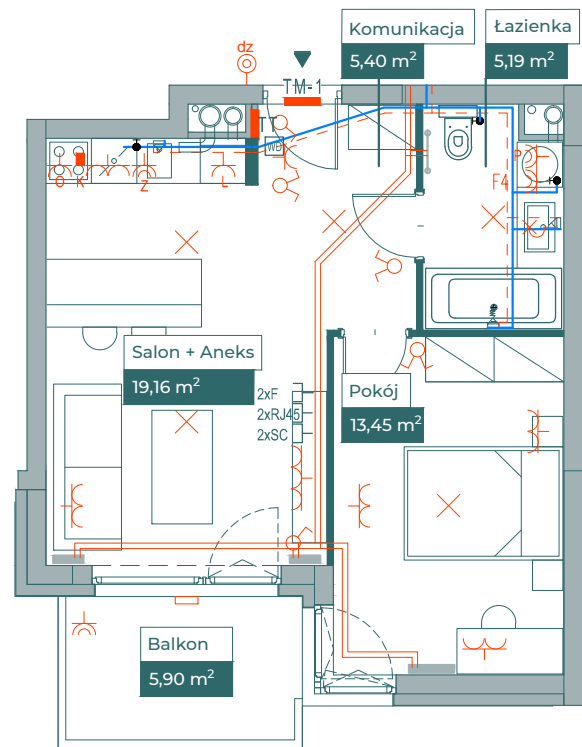

## Sytuacja

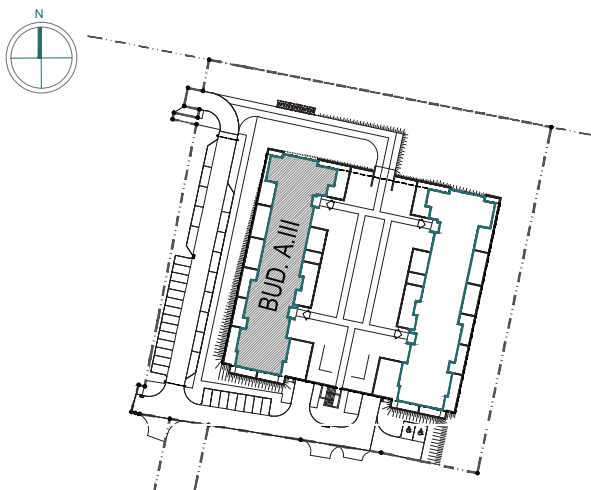

## Rzut kondygnacji

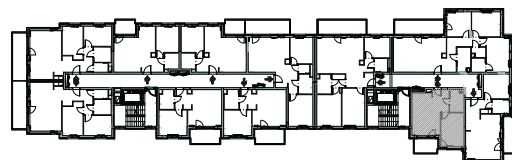

## Legenda

- OBRYS BALKONU POWYŻEJ
- CENTRALNE OGRZEWANIE
- CIEPŁA WODA
- ZIMNA WODA
- 2XF, 2XR, 45, 2XSC GNIAZDA TELETECHNICZNE
- INSTALACJE ELEKTRYCZNE
- TM1/TM2 ROZDZIELNICA ELEKTRYCZNA
- TT ROZDZIELNICA TECHNICZNA
- WC WIDEODOMOFON