



### Przykładowa aranżacja

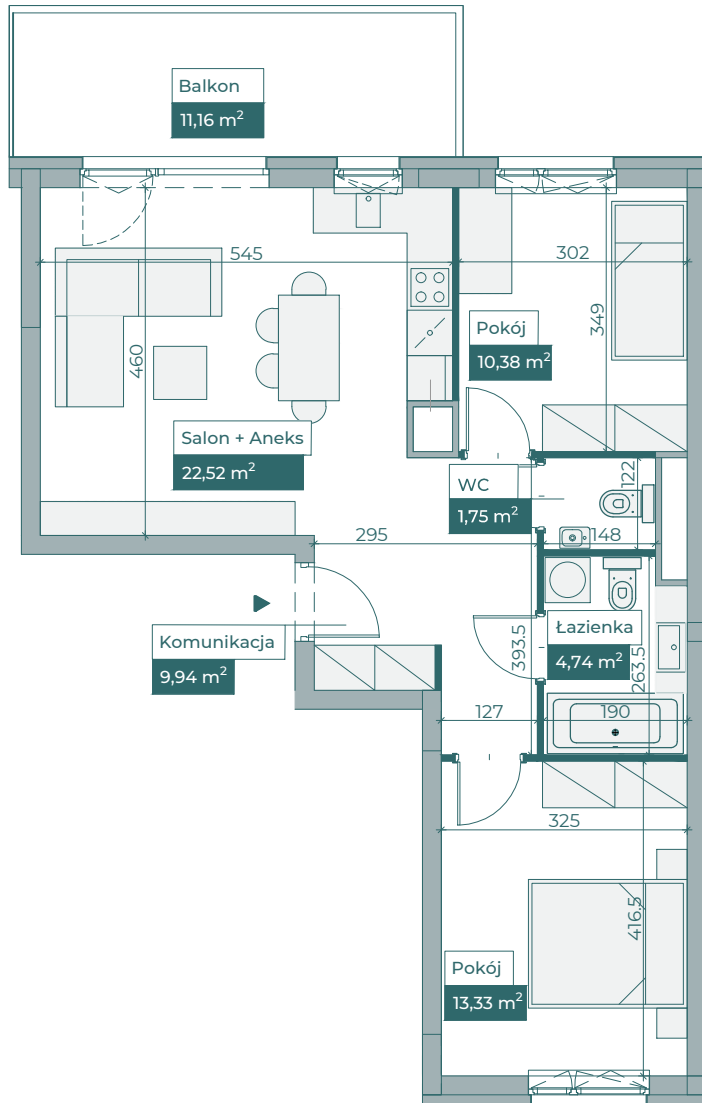

### Przebieg instalacji

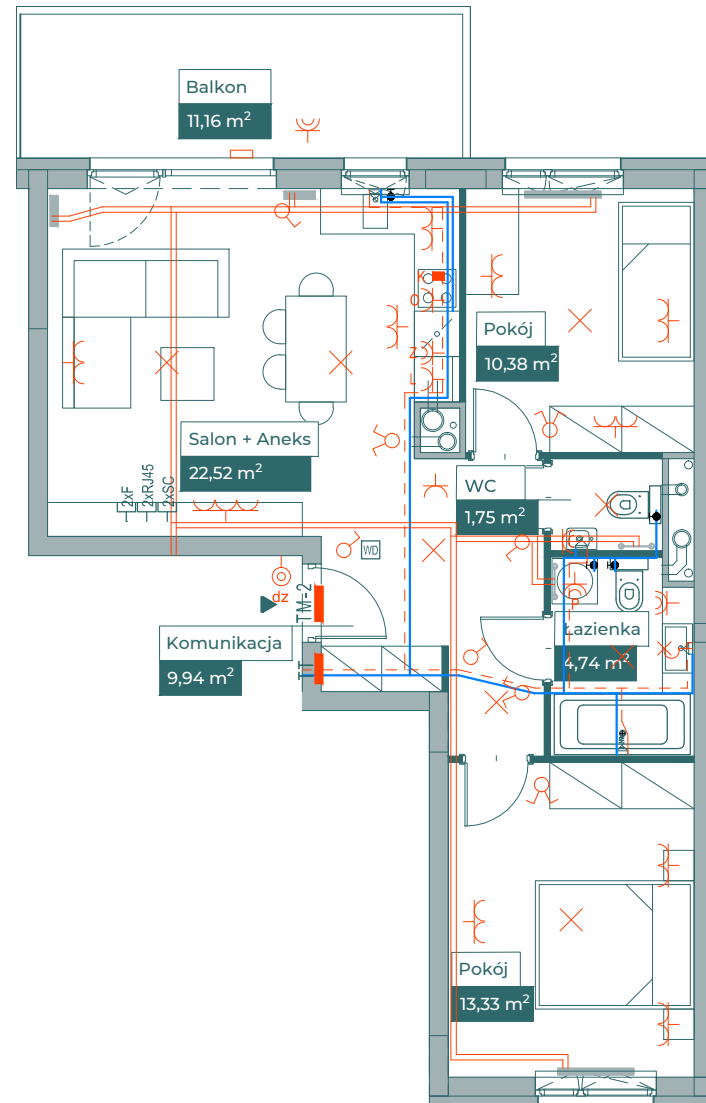


0 5m


SKALA 1:100



### Sytuacja

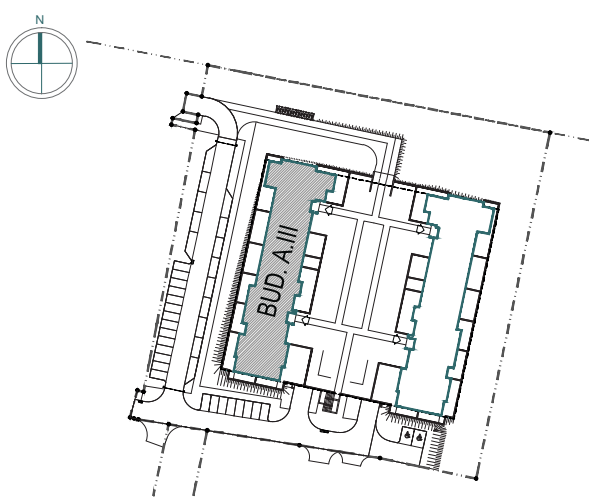

### Rzut kondygnacji

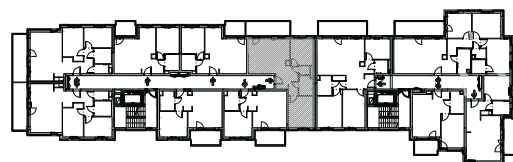

### Legenda

- OBRYŚ BALKONU POWYŻEJ
- CENTRALNE OGRZEWANIE
- - - CIEPŁA WODA
- ZIMNA WODA
- GNIAZDA TELETECHNICZNE
- INSTALACJE ELEKTRYCZNE
- TM1/TM2 ROZDZIELNICA ELEKTRYCZNA
- TT ROZDZIELNICA TECHNICZNA
- WD WIDEODOMOFON