



Przykładowa aranżacja

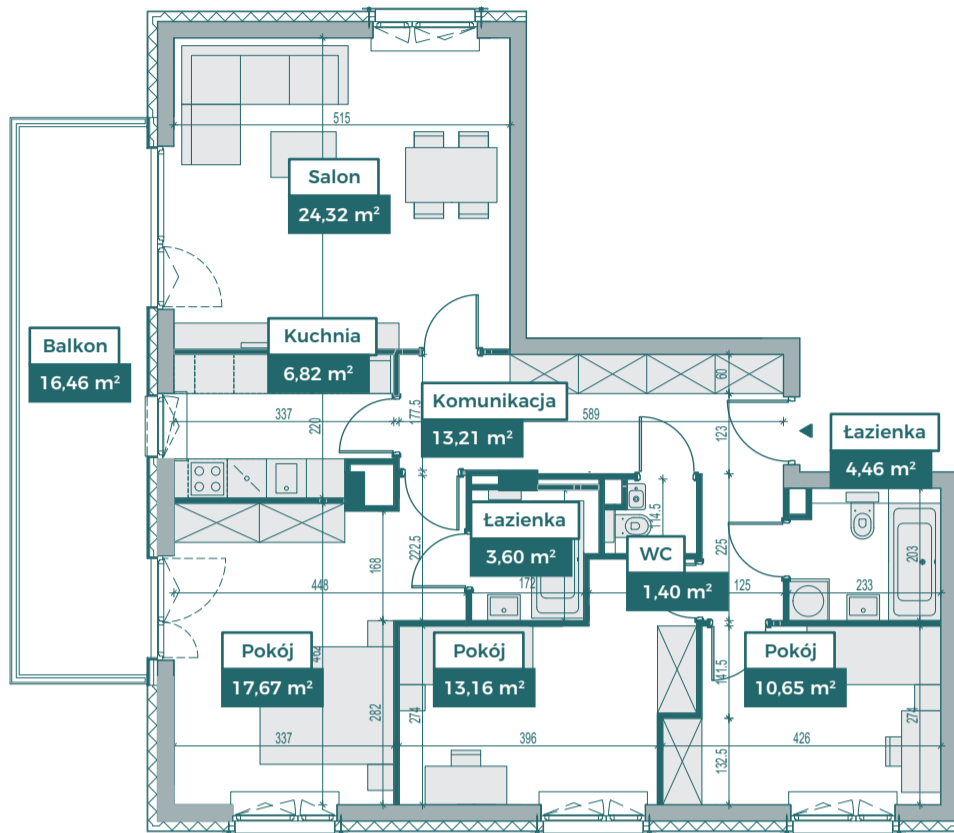


Przebieg instalacji

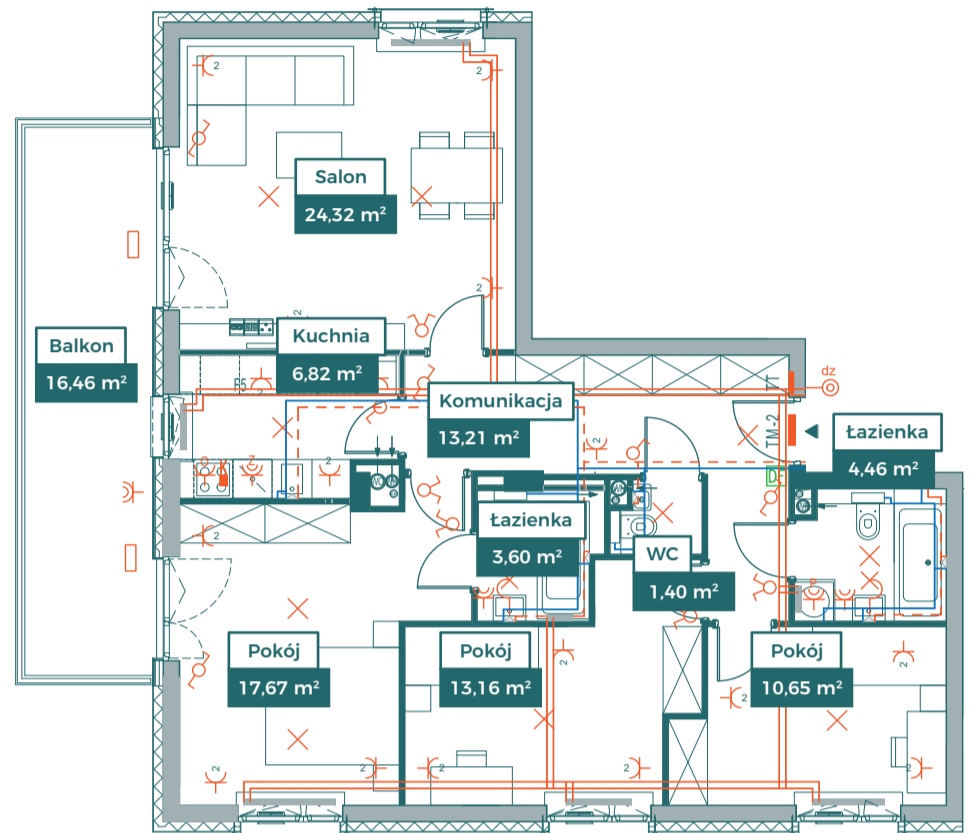


0 5m
SKALA 1:100



Sytuacja

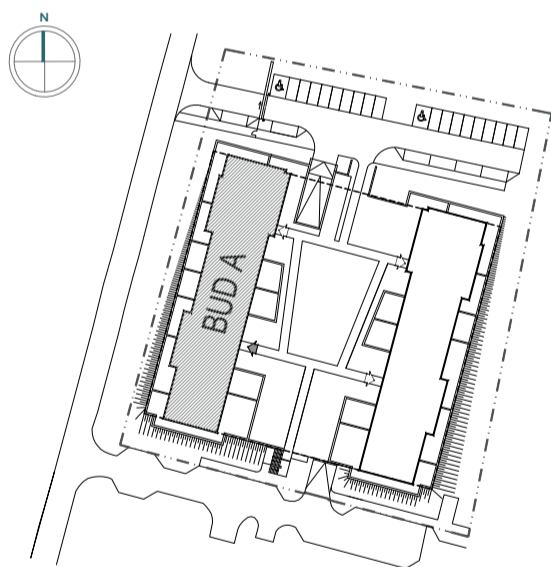

Rzut kondygnacji

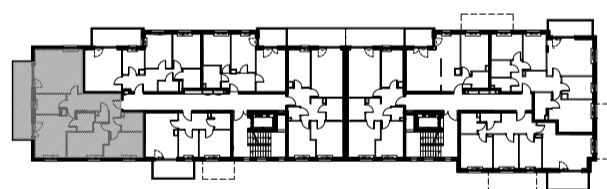

Legenda

- OBRYS BALKONU POWYŻEJ
- CENTRALNE OGRZEWANIE
- - - CIEPŁA WODA
- ZIMNA WODA
- GNIZADA TELETECHNICZNE
- INSTALACJE ELEKTRYCZNE
- TM1/TM2 ELEKTRYCZNA TABLICA MIESZKANIOWA
- TT TECHNICZNA SKRZYŃKA MULTIMEDIALNA
- DF DOMOFON