



Przykładowa aranżacja

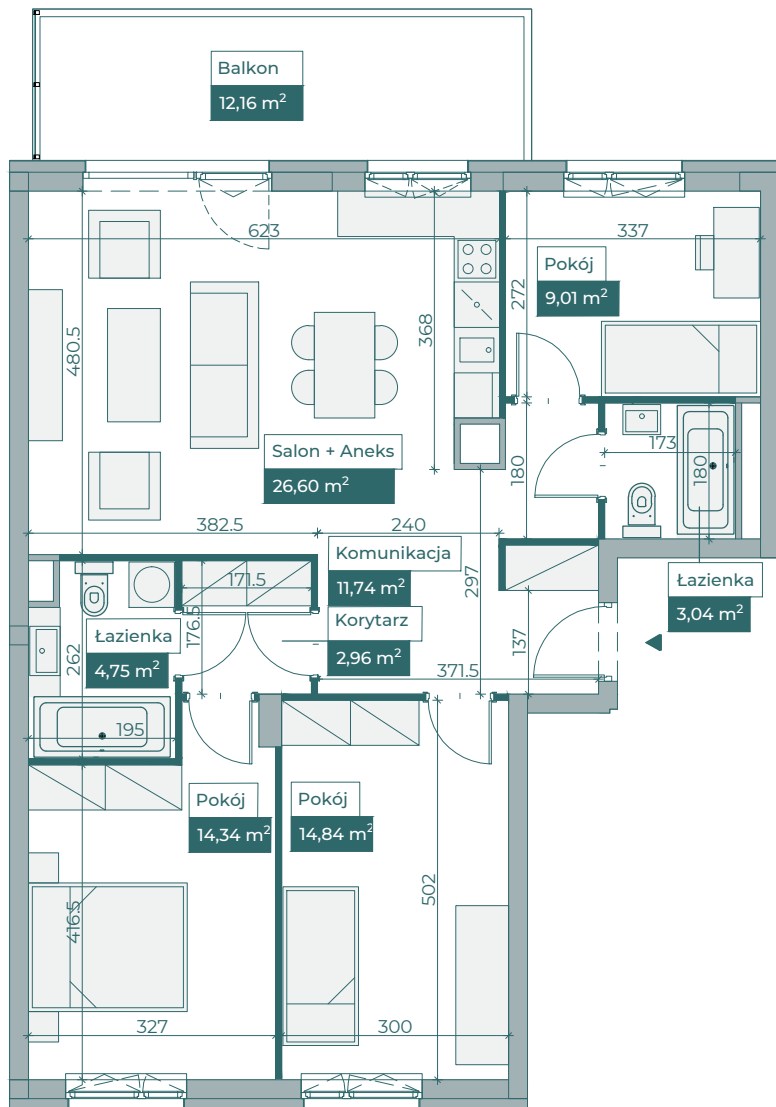


0 5m

SKALA 1:100


Przebieg instalacji

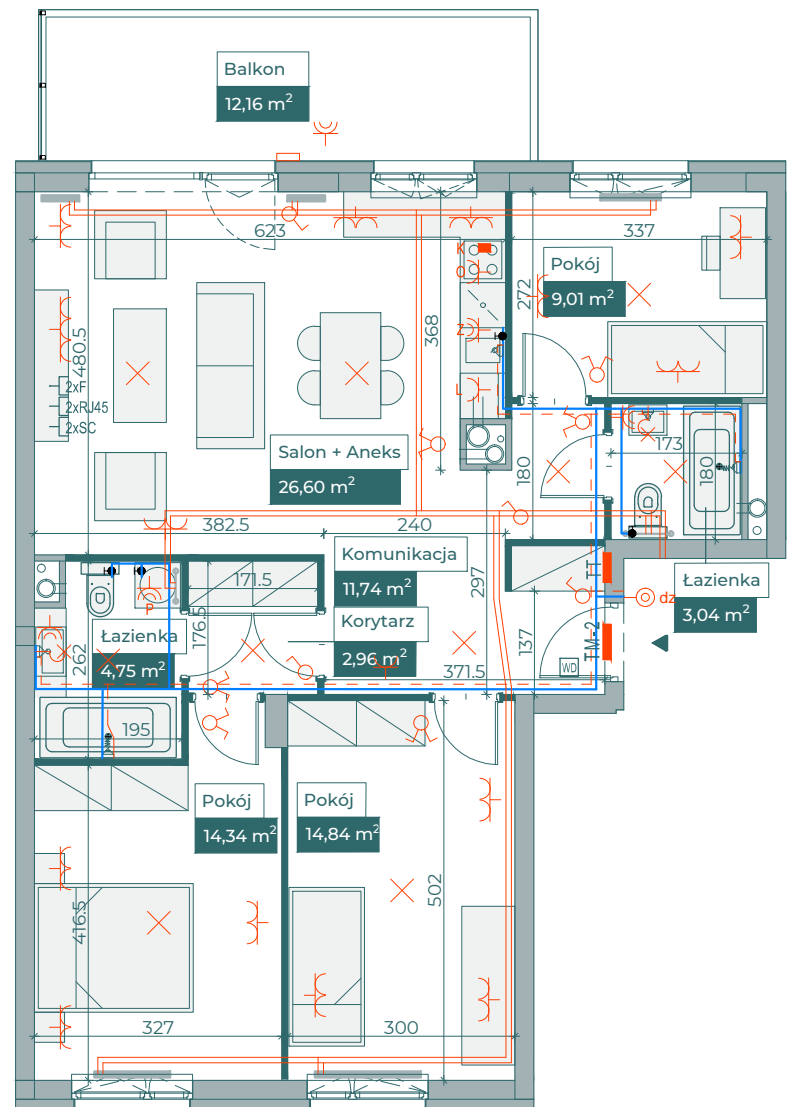

Sytuacja

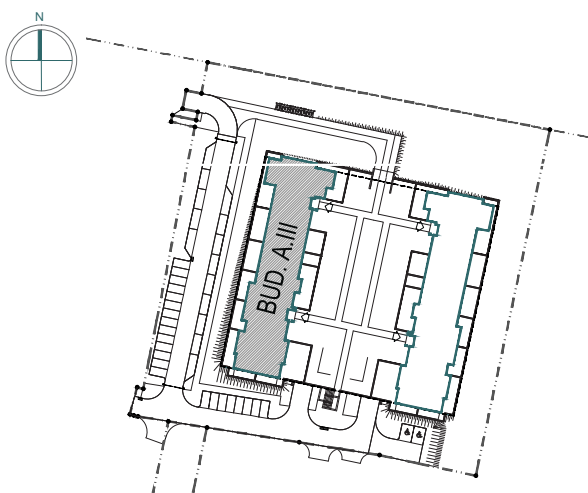

Rzut kondygnacji

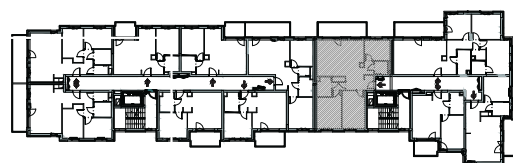

Legenda

- OBRYS BALKONU POWYŻEJ
- CENTRALNE OGRZEWANIE
- - - CIEPŁA WODA
- ZIMNA WODA
- [ZARU4S] [ZASC] GNIAZDA TELETECHNICZNE
- ⚡ INSTALACJE ELEKTRYCZNE
- TM1/TM2 ROZDZIELNICA ELEKTRYCZNA
- TT ROZDZIELNICA TECHNICZNA
- ☎ WIDEODOMOFON