




Przykładowa aranżacja

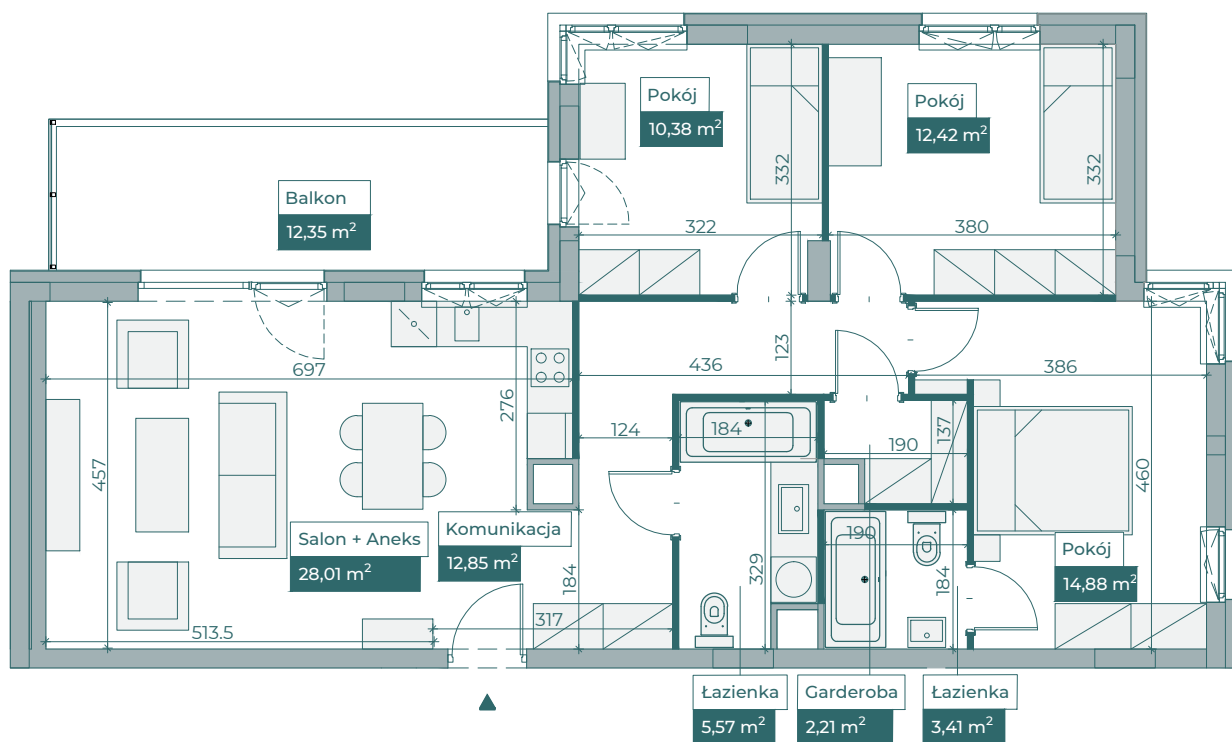


Sytuacja

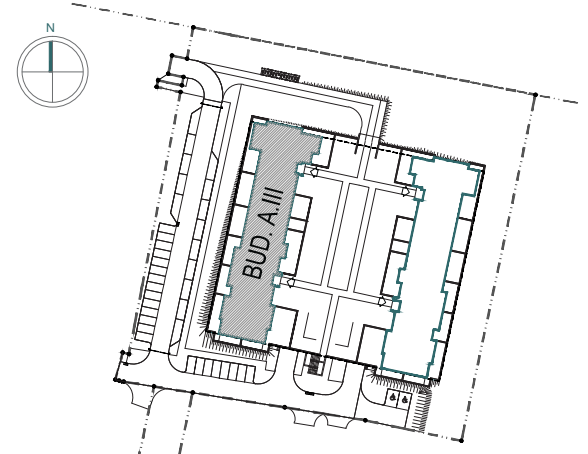

Rzut kondygnacji

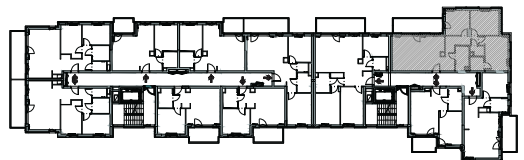

Przebieg instalacji

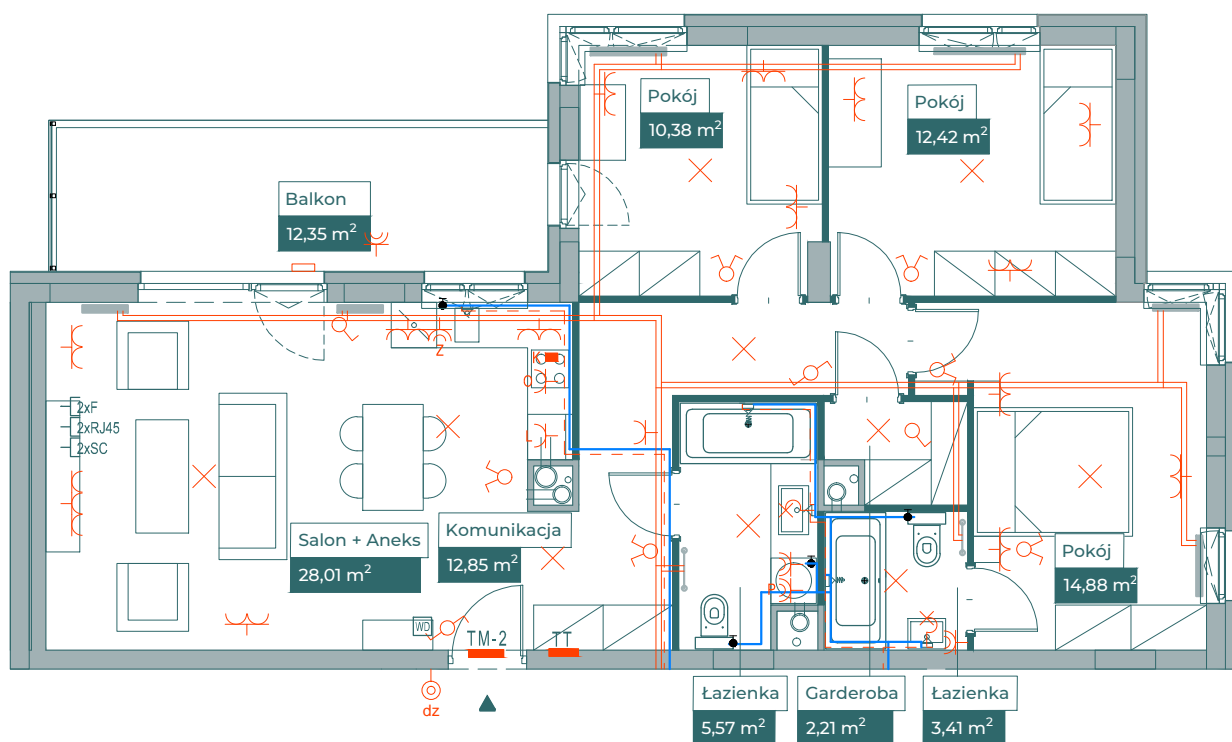

Legenda

- OBRYŚ BALKONU POWYŻEJ
- CENTRALNE OGRZEWANIE
- - - CIEPŁA WODA
- ZIMNA WODA
- 2xR, 2xS, 2xSC GNIAZDA TELETECHNICZNE
- X INSTALACJE ELEKTRYCZNE
- TM1/TM2 ROZDZIELNICA ELEKTRYCZNA
- TT ROZDZIELNICA TECHNICZNA
- WD WIDEODOMOFON

0 5m

SKALA 1:100

