



## Przykładowa aranżacja


## Przebieg instalacji

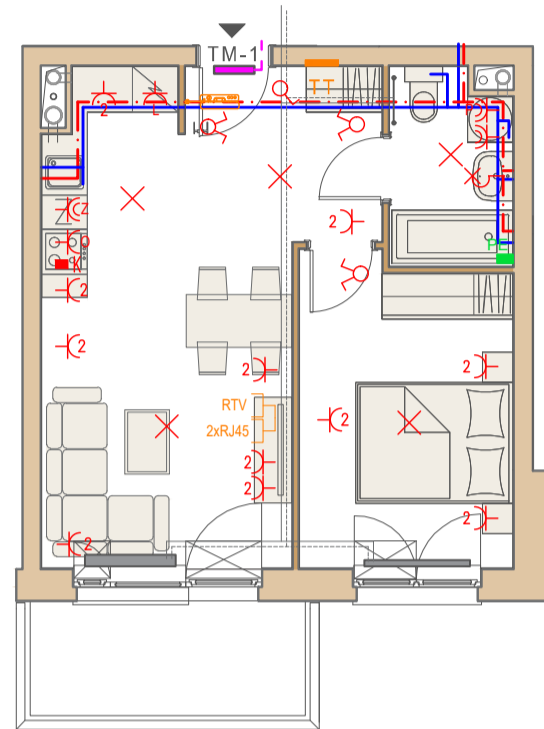


SKALA 1:100

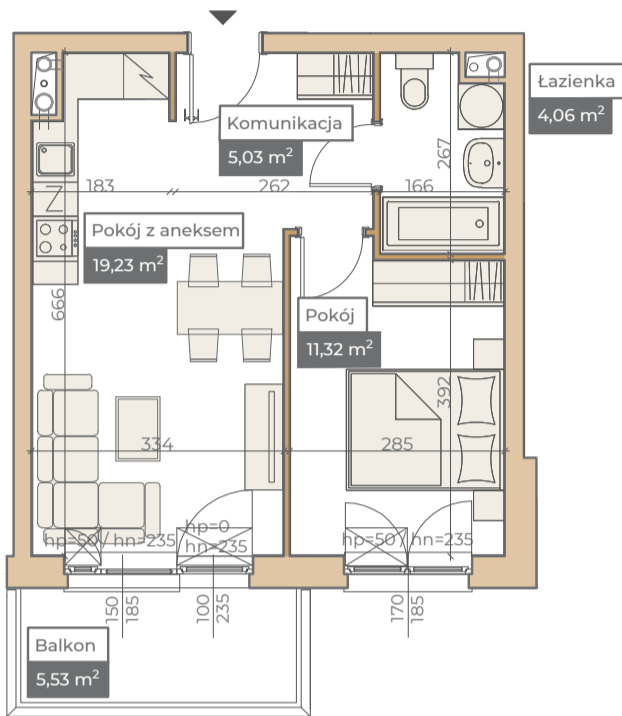

## Sytuacja

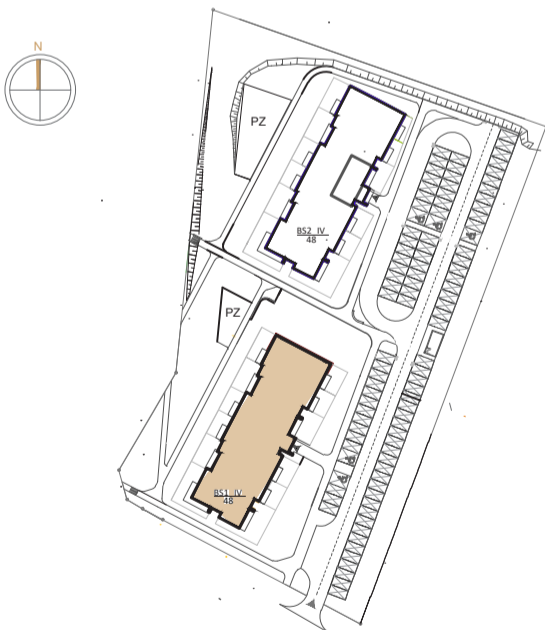

## Rzut kondygnacji

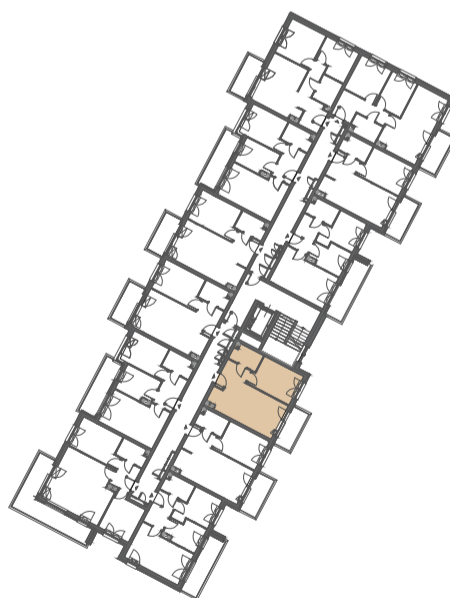

## Legenda

	CENTRALNE OGRZEWANIE
	CIEPŁA WODA
	ZIMNA WODA
	GNIAZDA TELETECHNICZNE
	INSTALACJE ELEKTRYCZNE
	ELEKTRYCZNA TABLICA MIESZKANIOWA
	TECHNICZNA SKRZYNIKA MULTIMEDIALNA
	DOMOFON